


1426  
1370  
\*28\*

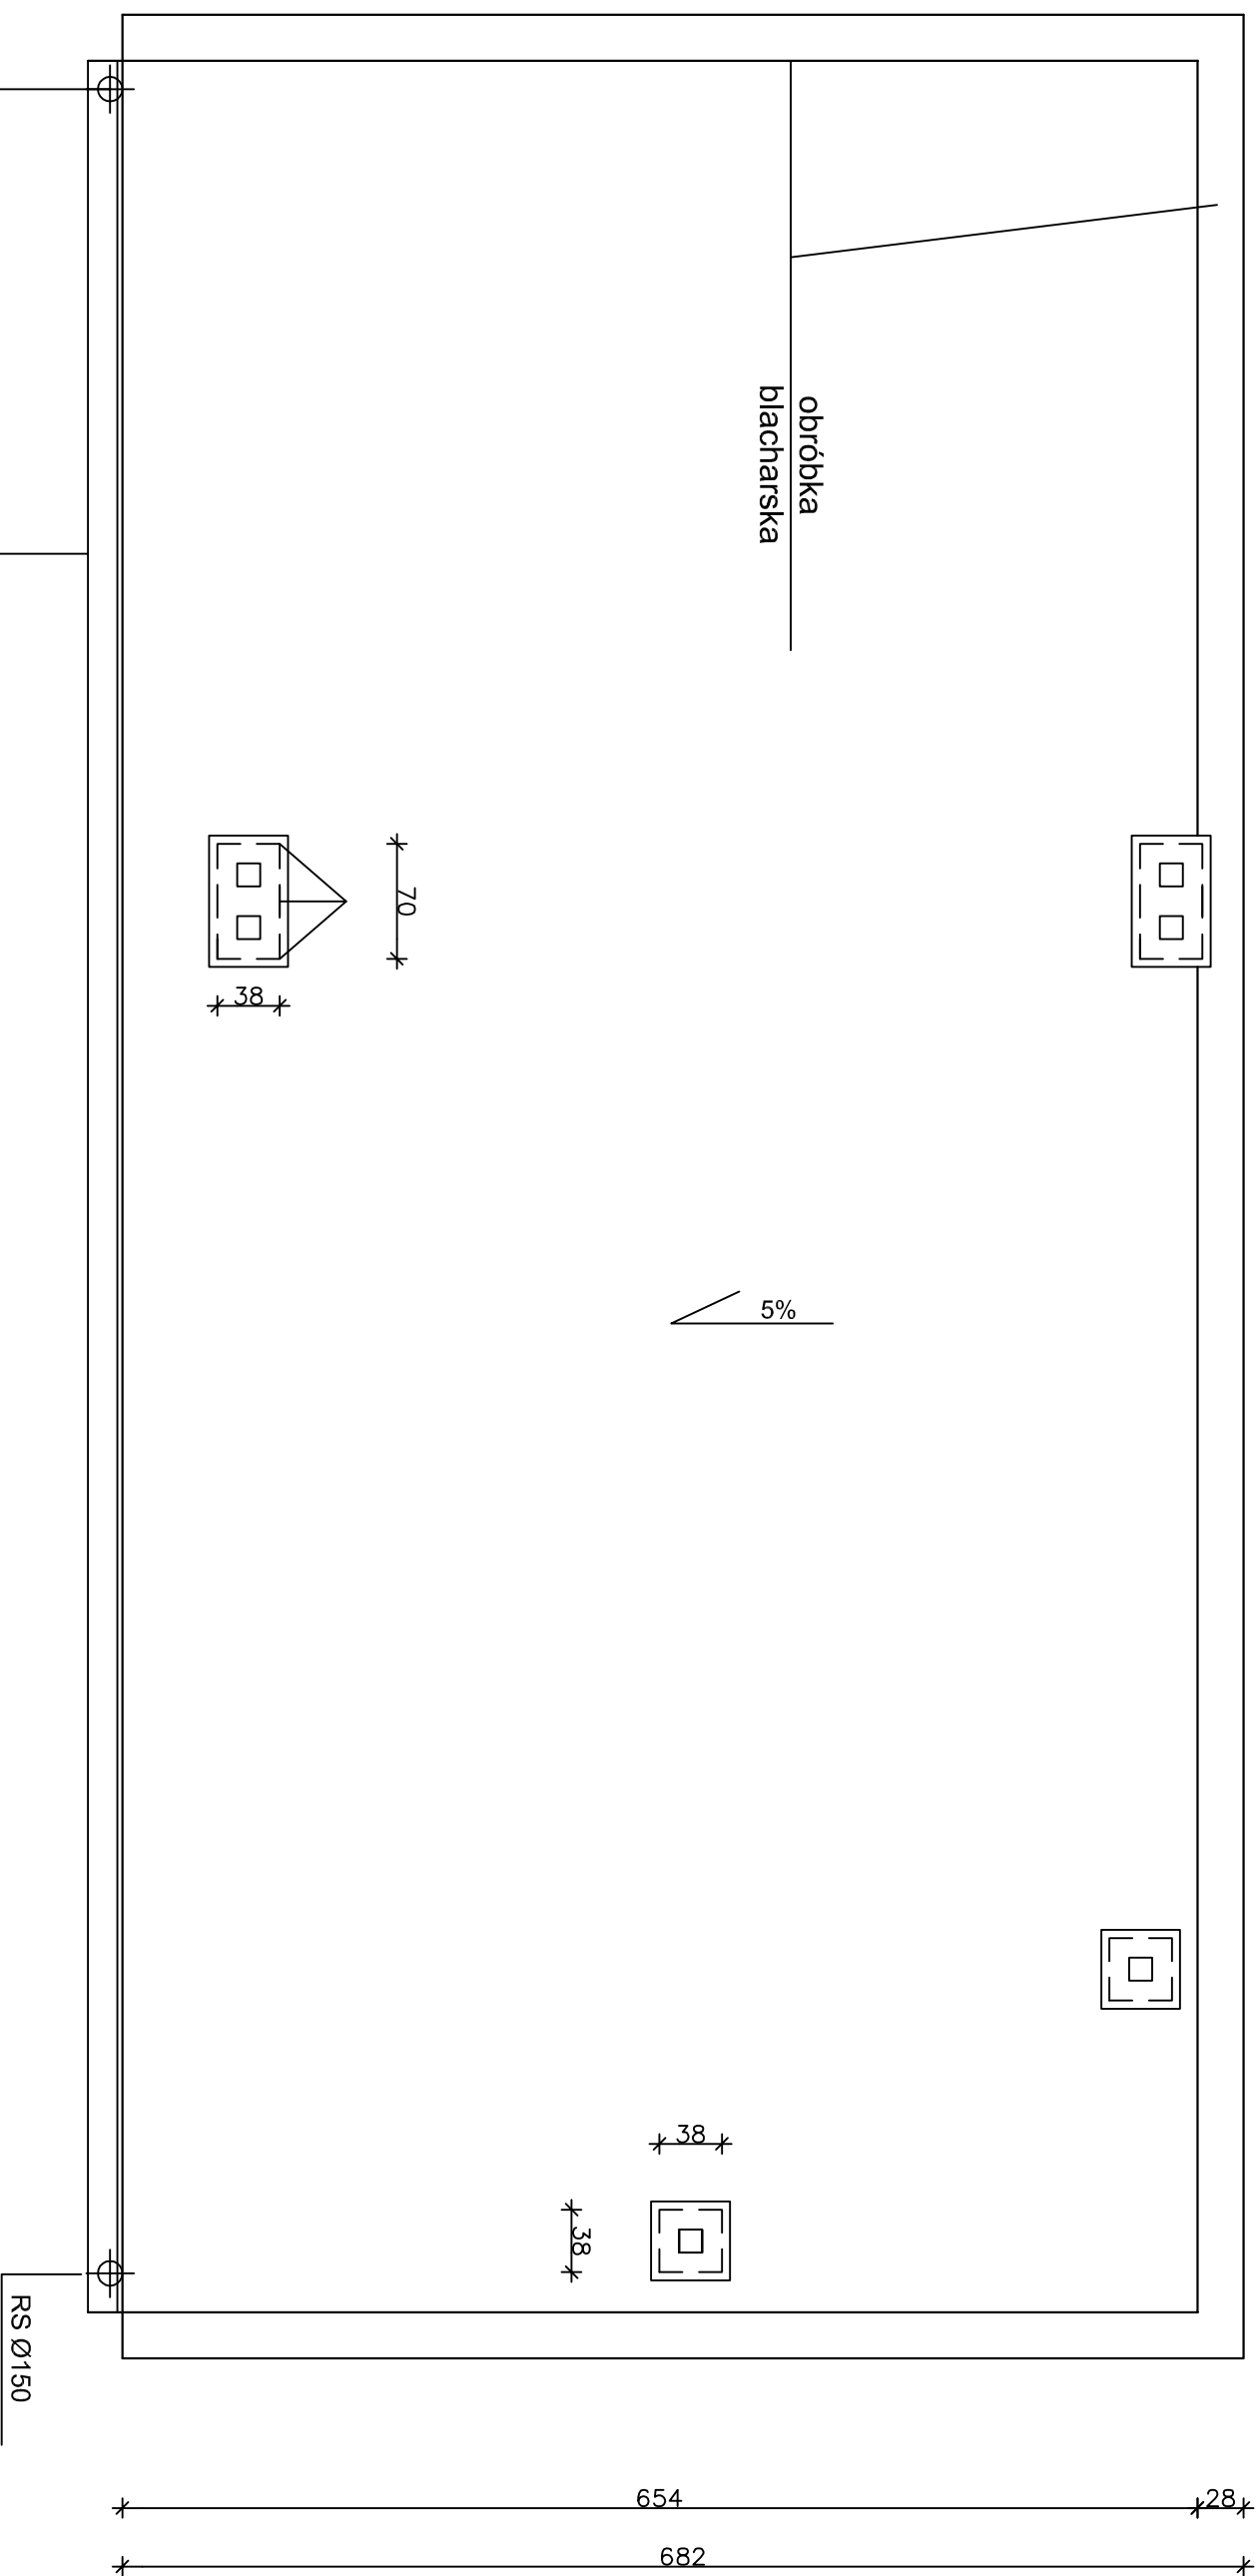

**EKOSFERA** Krystyna Fejfer  
26-600 Radom, ul. Bartłkiego 23, tel/fax: 48 384-70-01, 609 222 700  
**Temat:** modernizacja stacji uzdatniania wody wraz z zespołem urządzeń infrastruktury technicznej na terenie istn. ujęcia wody, działki nr ewid. 629/5, 629/8 obręb 0009 Głowaczów, gm. Głowaczów

**Tytuł rys.:**  
budynek hydroforu  
rzut dachu  
**Branża:**  
inwentaryzacja stanu istniejącego architektura

**Inwestor:** Gmina Głowaczów  
26-903 Głowaczów, ul. Rynek 35

**Projektował:** mgr inż. arch. Jadwiga Klimkiewicz  
UPRAWNIENIA DO PROJEKTOWANIA BEZ OGRANICZEŃ W SPECJALNOŚCI ARCHITEKTONICZNEJ NR EWID. UAN -8386-173/87

**Sprawdził:** mgr inż. arch. Witold Malmon  
UPRAWNIENIA DO PROJEKTOWANIA BEZ OGRANICZEŃ W SPECJALNOŚCI ARCHITEKTONICZNEJ NR EWID. 130/91

**Data:** maj 2021r  
**Skala** 1:50  
**Nr rys.:** A2.i.