


Rozdzielnia Główna RG typu XL

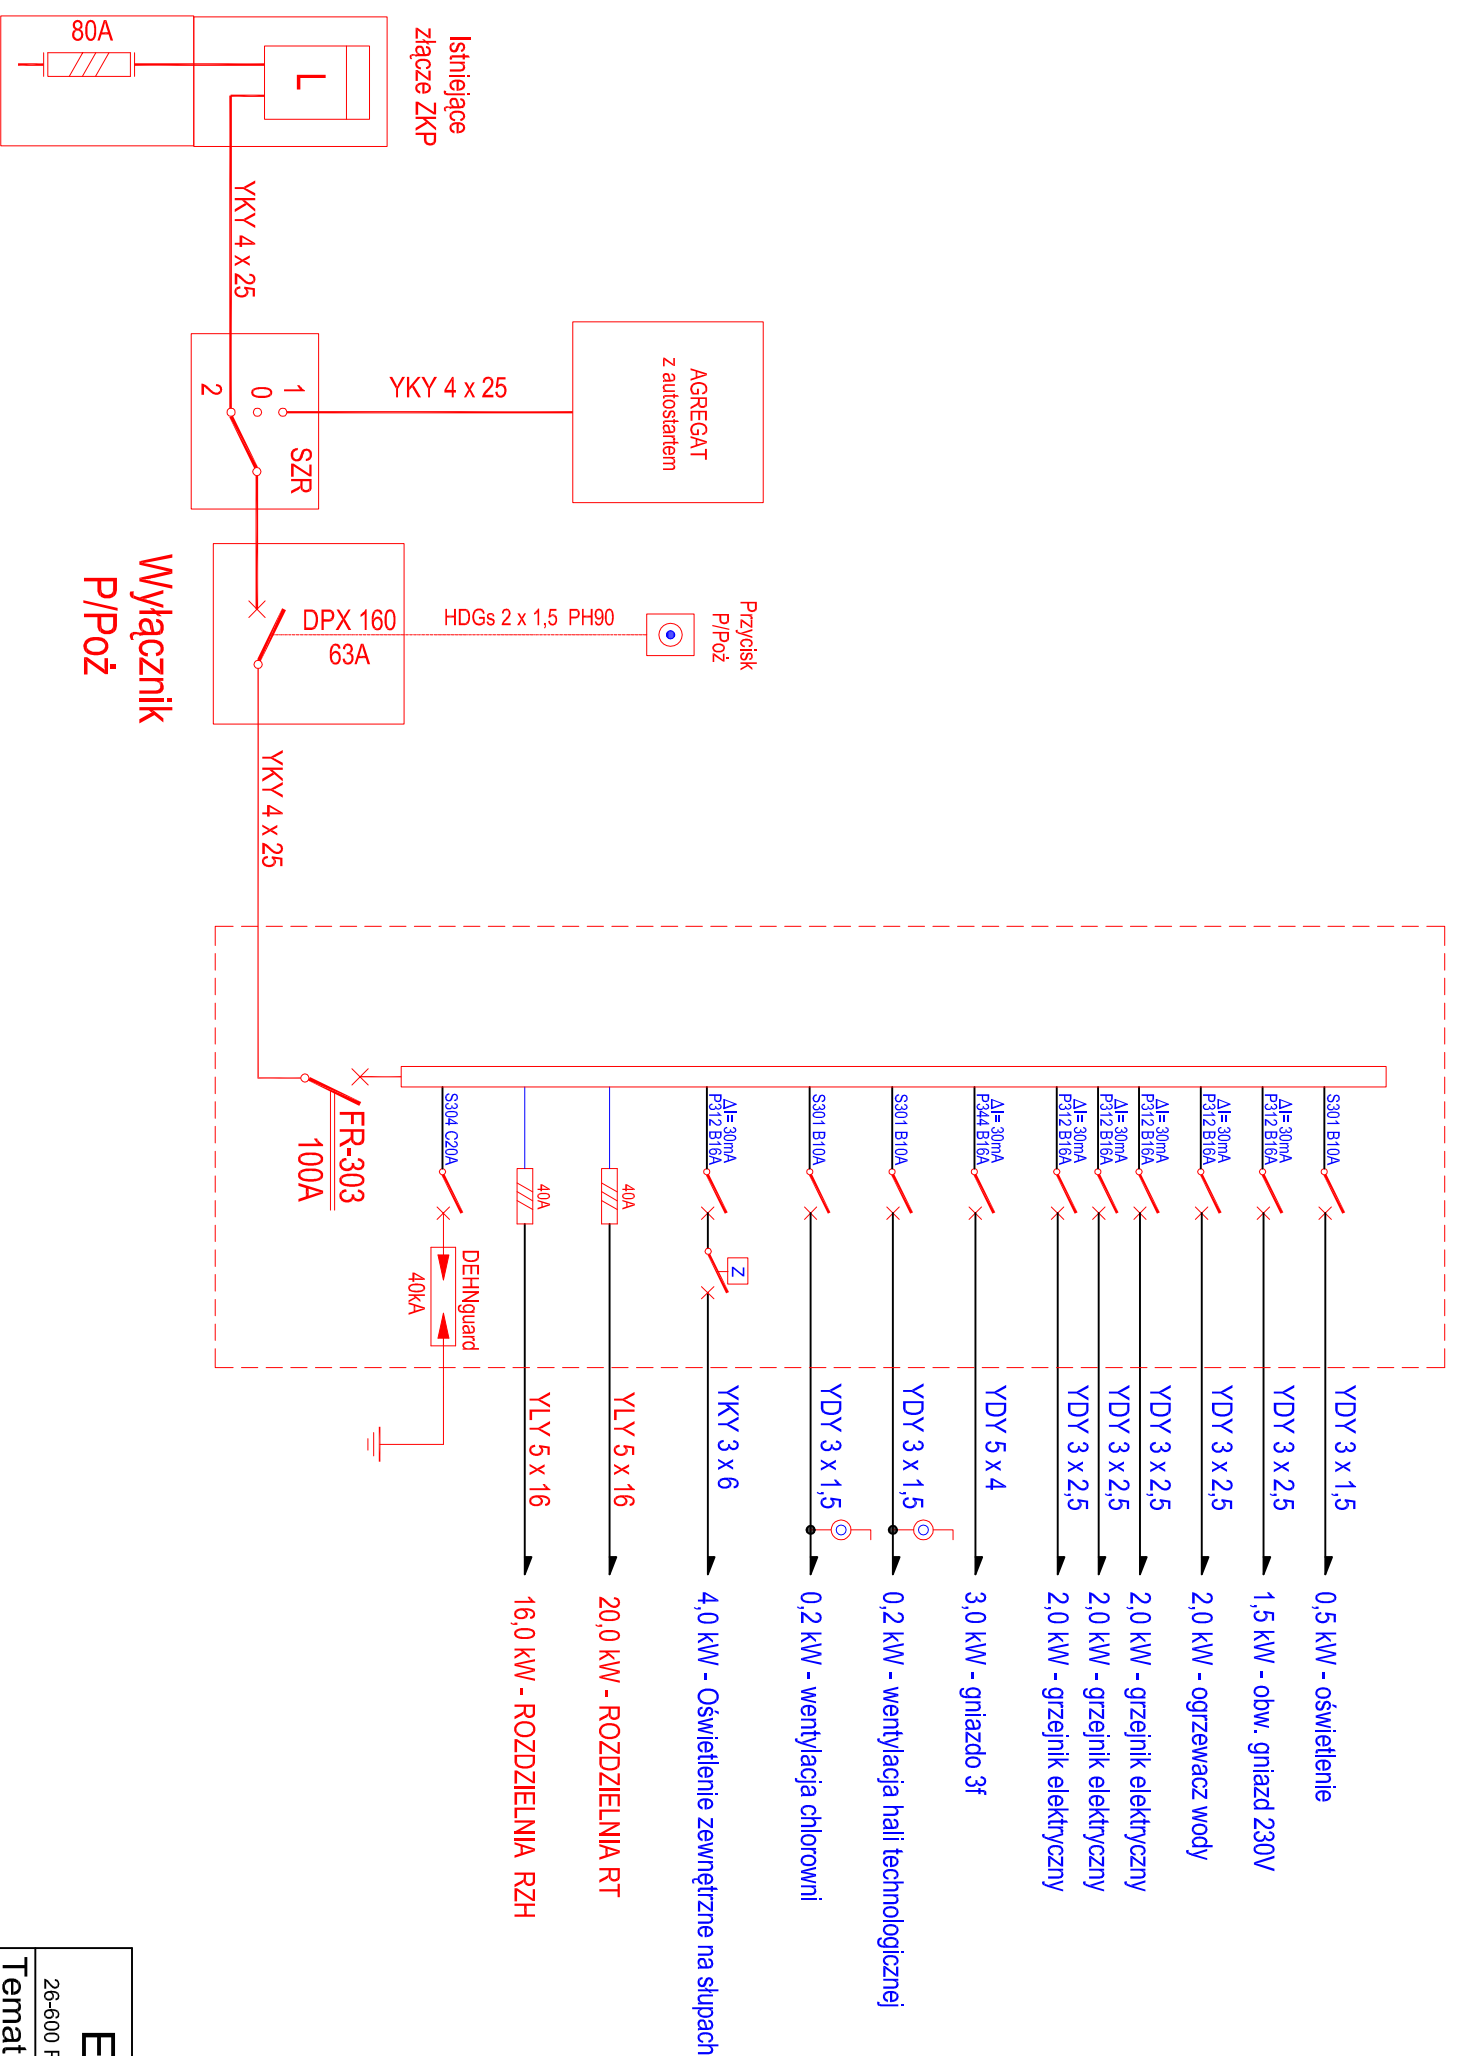

EKOSFERA Krystyna Fejfer 26-600 Radom, ul. 25 Barlickiego 23, tel/fax.: 48 384-70-01, 609 222 700		
Temat: Projekt budowlany modernizacji stacji uzdatniania wody wraz z zespołem urządzeń infrastruktury technicznej na terenie istniejącego ujęcia wody w m. Głowaczów, gm. Głowaczów.		
Inwestor: Gmina Głowaczów, 26-903 Głowaczów, ul. Rynek 35.		
Tytuł rys.:	Plan instalacji elektrycznych	Branża: elektryczna
Projektował: mgr inż. Franciszek Sadał Upr. nr: UAN-III-K-8386/RA/67/85		
Sprawdził: mgr inż. Ryszard Klimkiewicz Upr. nr: BUA-III-8386/142/89		
Data: maj 2021	Skala 1:500	Nr rys.: E3